


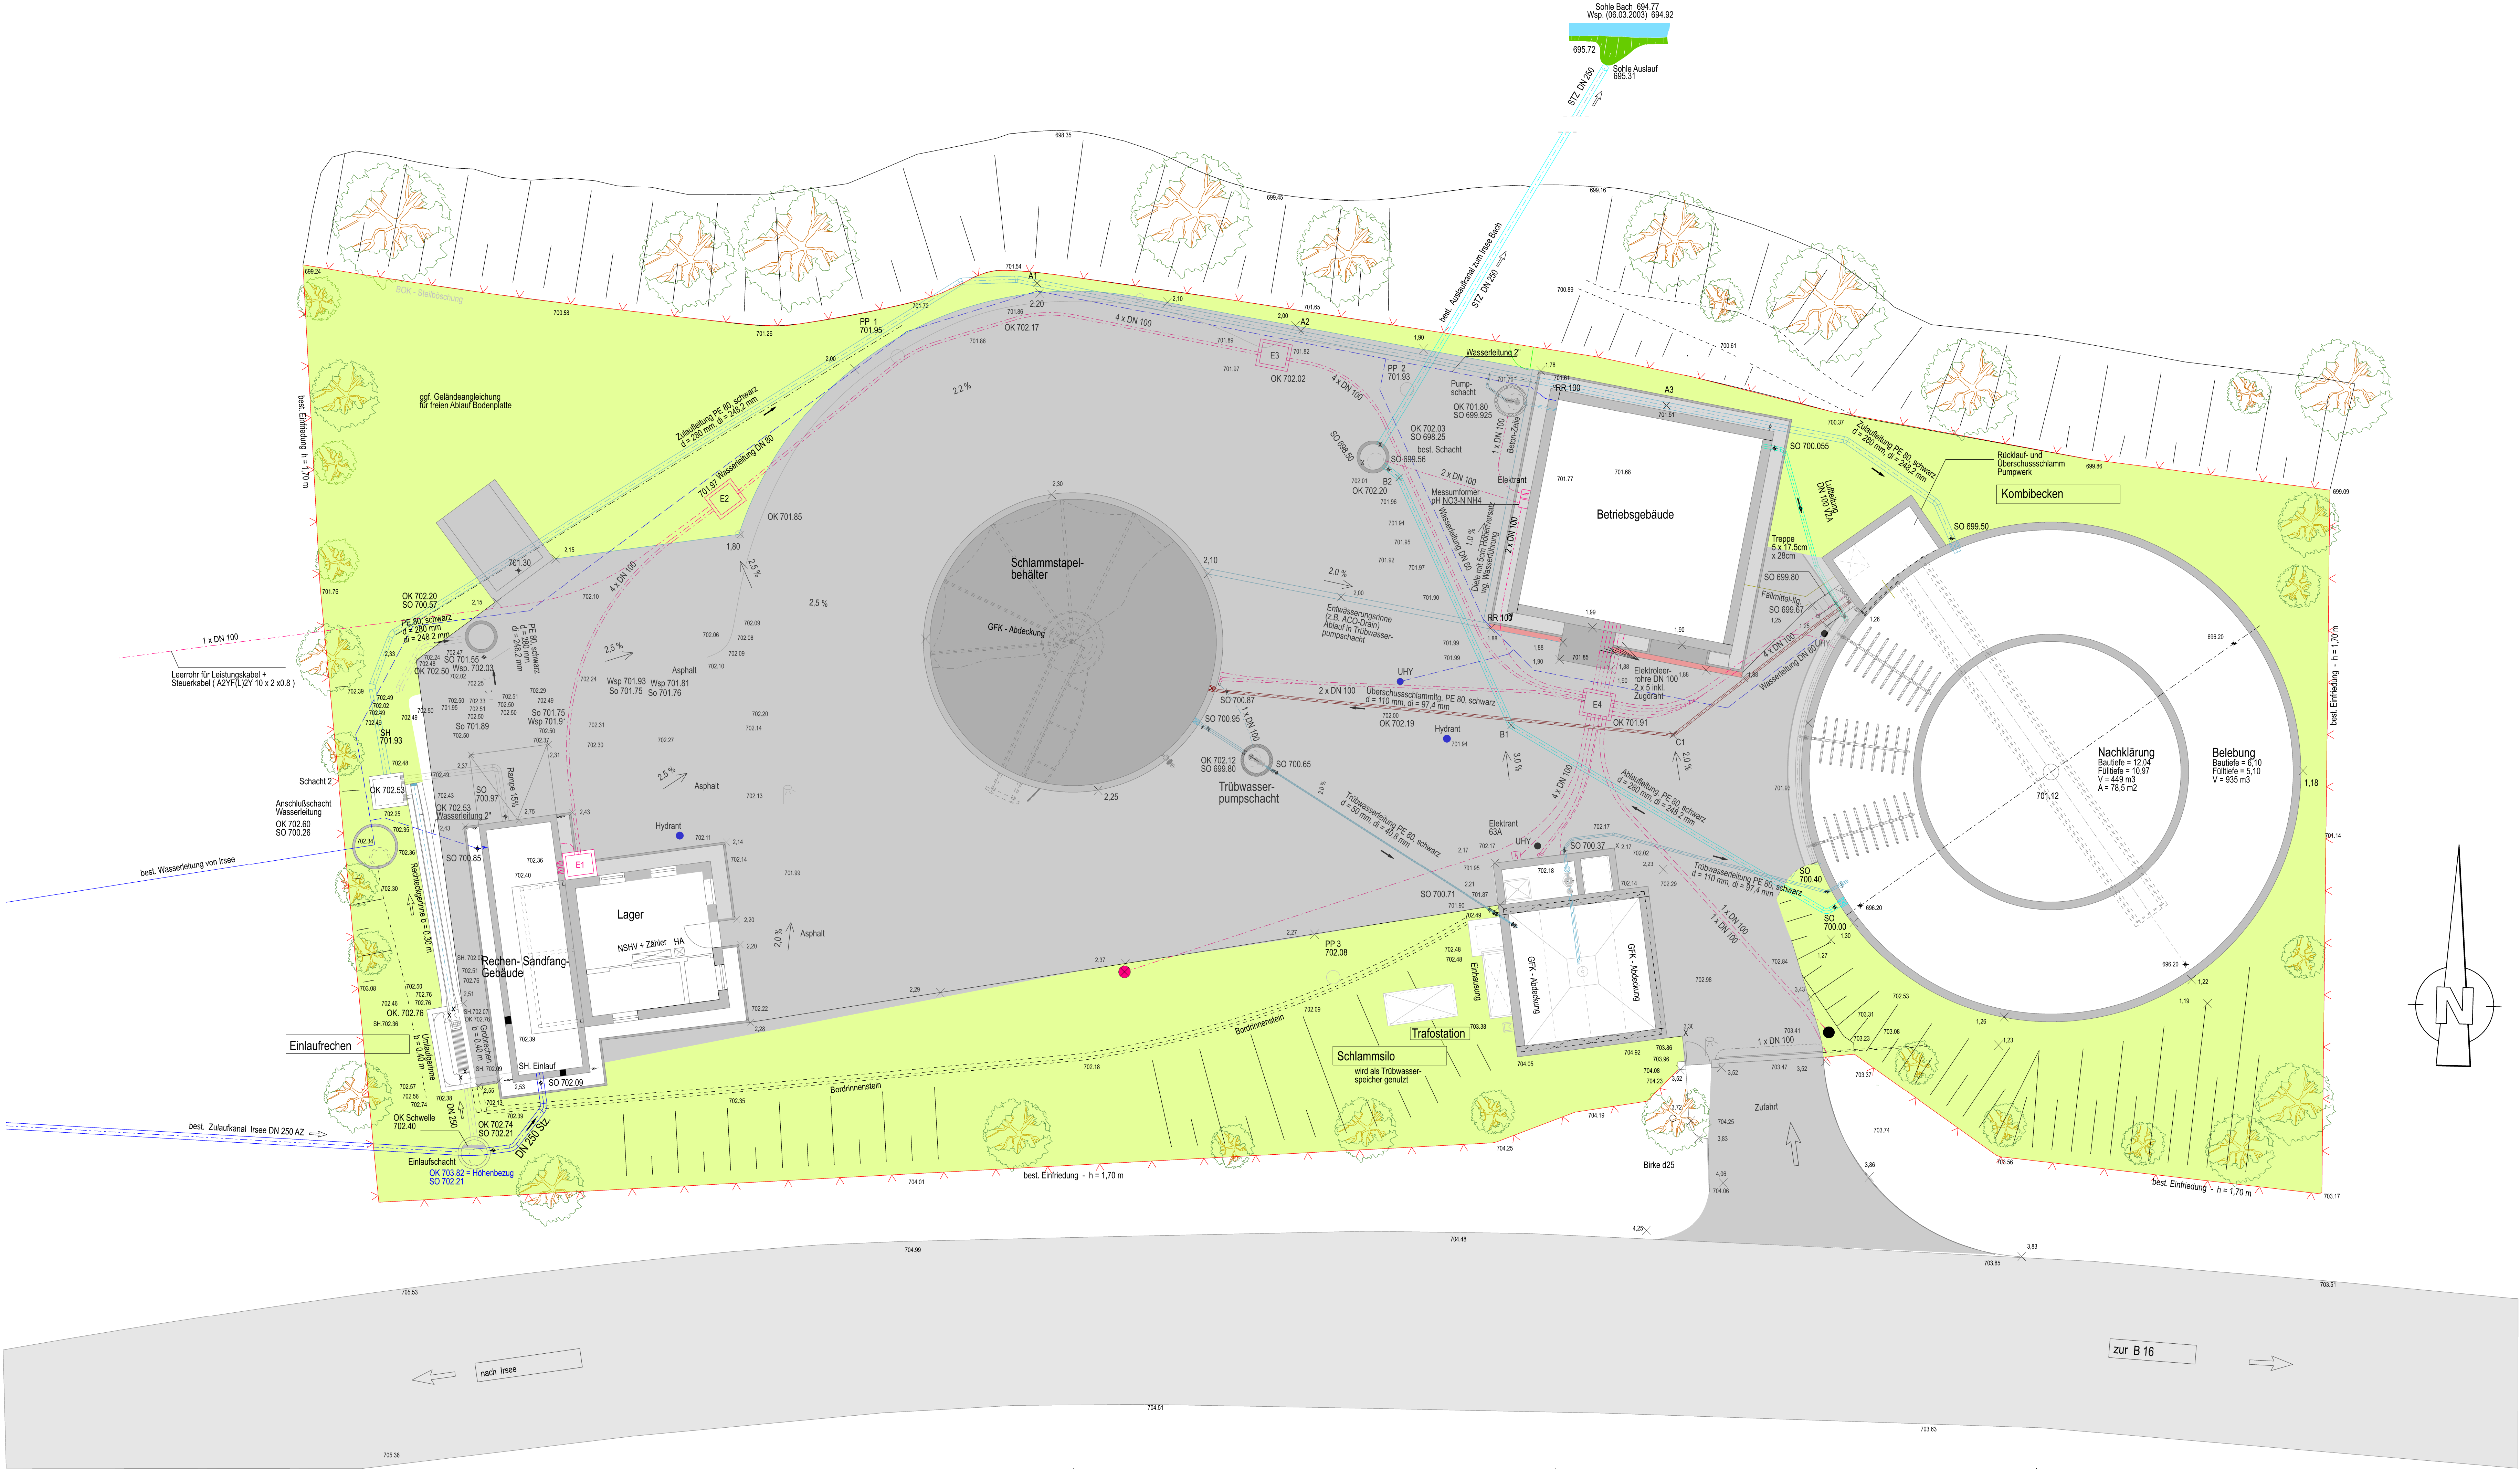

Plangrundlagen:		
Höhenstatus	HS 100 DHHN12 NN-Höhen in Meter	
Lagestatus	LS120 DHDN90 GK4-Koordinaten	
DFK	Digitale Flurkarte Kläranlage Irsee Gemeinde Irsee	Stand: 27.07.2023
Bestandslageplan	Steinbacher CONSULT Richard-Wagner-Straße 6, 86356 Neusäß	Stand: 05.02.2004
Leitungsplan	Steinbacher CONSULT Richard-Wagner-Straße 6, 86356 Neusäß	Stand: 14.07.2004

Legende Leitungen:	
Abwasser	Leerrohre
Trübwasser	Schlamm
Luft	Fällmittel
Zulauf Kläranlage	Ablauf Kläranlage

Legende:	
Bestand	Wiese

Gemeinde Irsee

Der Bauherr:			
..... /			
Projekt:			
Erneuerung Wasserrecht der Kläranlage Irsee			
Plan: Lageplan Kläranlage Irsee		Vorplanung	
		Proj.Nr.: 123132	
		Datum: Neusäß, den 01.07.2025	
Vermessen:	Bestand gezeichnet: Franze, Werner	Maßstab: 1:100	Plangröße: 0.73qm
Entworfen:	Planung gezeichnet:	Plan-Nr.: 123132-02-KP	Beilage-Nr.: 3.2
Geprüft: Schendel	Bauleitung:		
Index	Datum	Art der Änderung	
a			
b			
c			
WASSER VERKEHR RAUM VERMESSUNG GIS UMWELT TECHNIK BETRIEUNG PLANUNG			
Richard-Wagner-Straße 6 86356 Neusäß ☎ 0821/46059-0 ✉ info@steinbacher-consult.com		Alemannenstraße 19 A 86637 Wertingen ☎ 08272/9956-0 ✉ wertingen@steinbacher-consult.com	
 Steinbacher Consult ... invent the future Ingenieurgesellschaft mbH & Co.KG www.steinbacher-consult.com info@steinbacher-consult.com			
URHEBERRECHTLICH GESCHÜTZT Vervielfältigung und Weitergabe an Dritte UNZULÄSSIG und STRAFBAR			